


# PLANIMETRIA GENERALE

SCALA 1:500

PIAZZALI PAVIMENTATI IN		LEGENDA	
1	CONGLOMERATO BITUMINOSO	18	FASCIA DI RISERVO
2	UFFICI	19	DISCARICA DI SERVIZIO
2a	AMPLIAMENTO UFFICI/LABORATORIO	20	UFFICIO PESA E SERVIZI IGIENICI
3	VASCA ANTINCENDIO - SALA POMPE LOCALE COMPRESSORE (IMPIANTO)	21	CABINA ELETTRICA SECONDARIA
3a	VASCA ANTINCENDIO - SALA POMPE (DISCARICA)	22	RICEZIONE E TRATTAMENTO F.O.R.S.U.
4	PARCO SERBATOI PERCOLATI	23	BIOCELLE F.O.R.S.U.
5	VASCA PRIMA PIOGGIA E DISOLEATORE	24	STOCCAGGIO RAMAGLIE
6	IMPIANTO DI FITODEPURAZIONE	25	MATURAZIONE E STOCCAGGIO COMPOST DI QUALITÀ
7	AREA COPERTA DI STOCCAGGIO COMPOST E RAMAGLIE	26	SELEZIONE MANUALE R.D.
8	AREA DI STOCCAGGIO SOVALLI, INGOMBRANTI A SMALTIMENTO, VAGLIO, RESIDUI DELL'ELIMINAZIONE DELLE SABBIE, SPAZZAMENTO STRADALE	27	PESA
9	RICEZIONE R.S.U.	28	DISTRIBUTORE DIESEL TANK OMOLOGATO P.I. - 9.500 litri
9a	OFFICINA	29	CENTRALINA METEOCLIMATICA
9b	MAGAZZINO	30	VASCA DI STOCCAGGIO ACQUE INDUSTRIALI
10	TRATTAMENTO R.S.U.	31	VASCA DI STOCCAGGIO ACQUE METEORICHE
11	BIOCELLE F.O.S./F.O.R.S.U.	32	VASCA DI STOCCAGGIO ACQUE DI RUSCELLAMENTO DISCARICA
12	BIOSTABILIZZAZIONE E MATURAZIONE	33	PIAZZALE COPERTO PER DEPOSITO TEMPORANEO
13	BIOFILTRI CON COPERTURA IN ACCIAIO	33a	PIAZZALE COPERTO PER DEPOSITO TEMPORANEO
13a	SCRUBBER	34	IMPIANTO DI DEPULVERIZZAZIONE
13b	CABINA SILENTE	34a	IMPIANTO DI DEPULVERIZZAZIONE
14	CABINA ELETTRICA PRIMARIA MT/BT	35	CAPANNONE INSACCHETTAMENTO COMPOST MATURO
15	PIAZZOLA LAVAGGIO AUTOMEZZI	36	VASCA RACCOLTA ACQUA PIAZZALE
16	PARCHEGGIO DIPENDENTI	37	PIAZZALE DEPOSITO COMPOST
17	PARCHEGGIO OSPITI	38	CABINA ELETTRICA

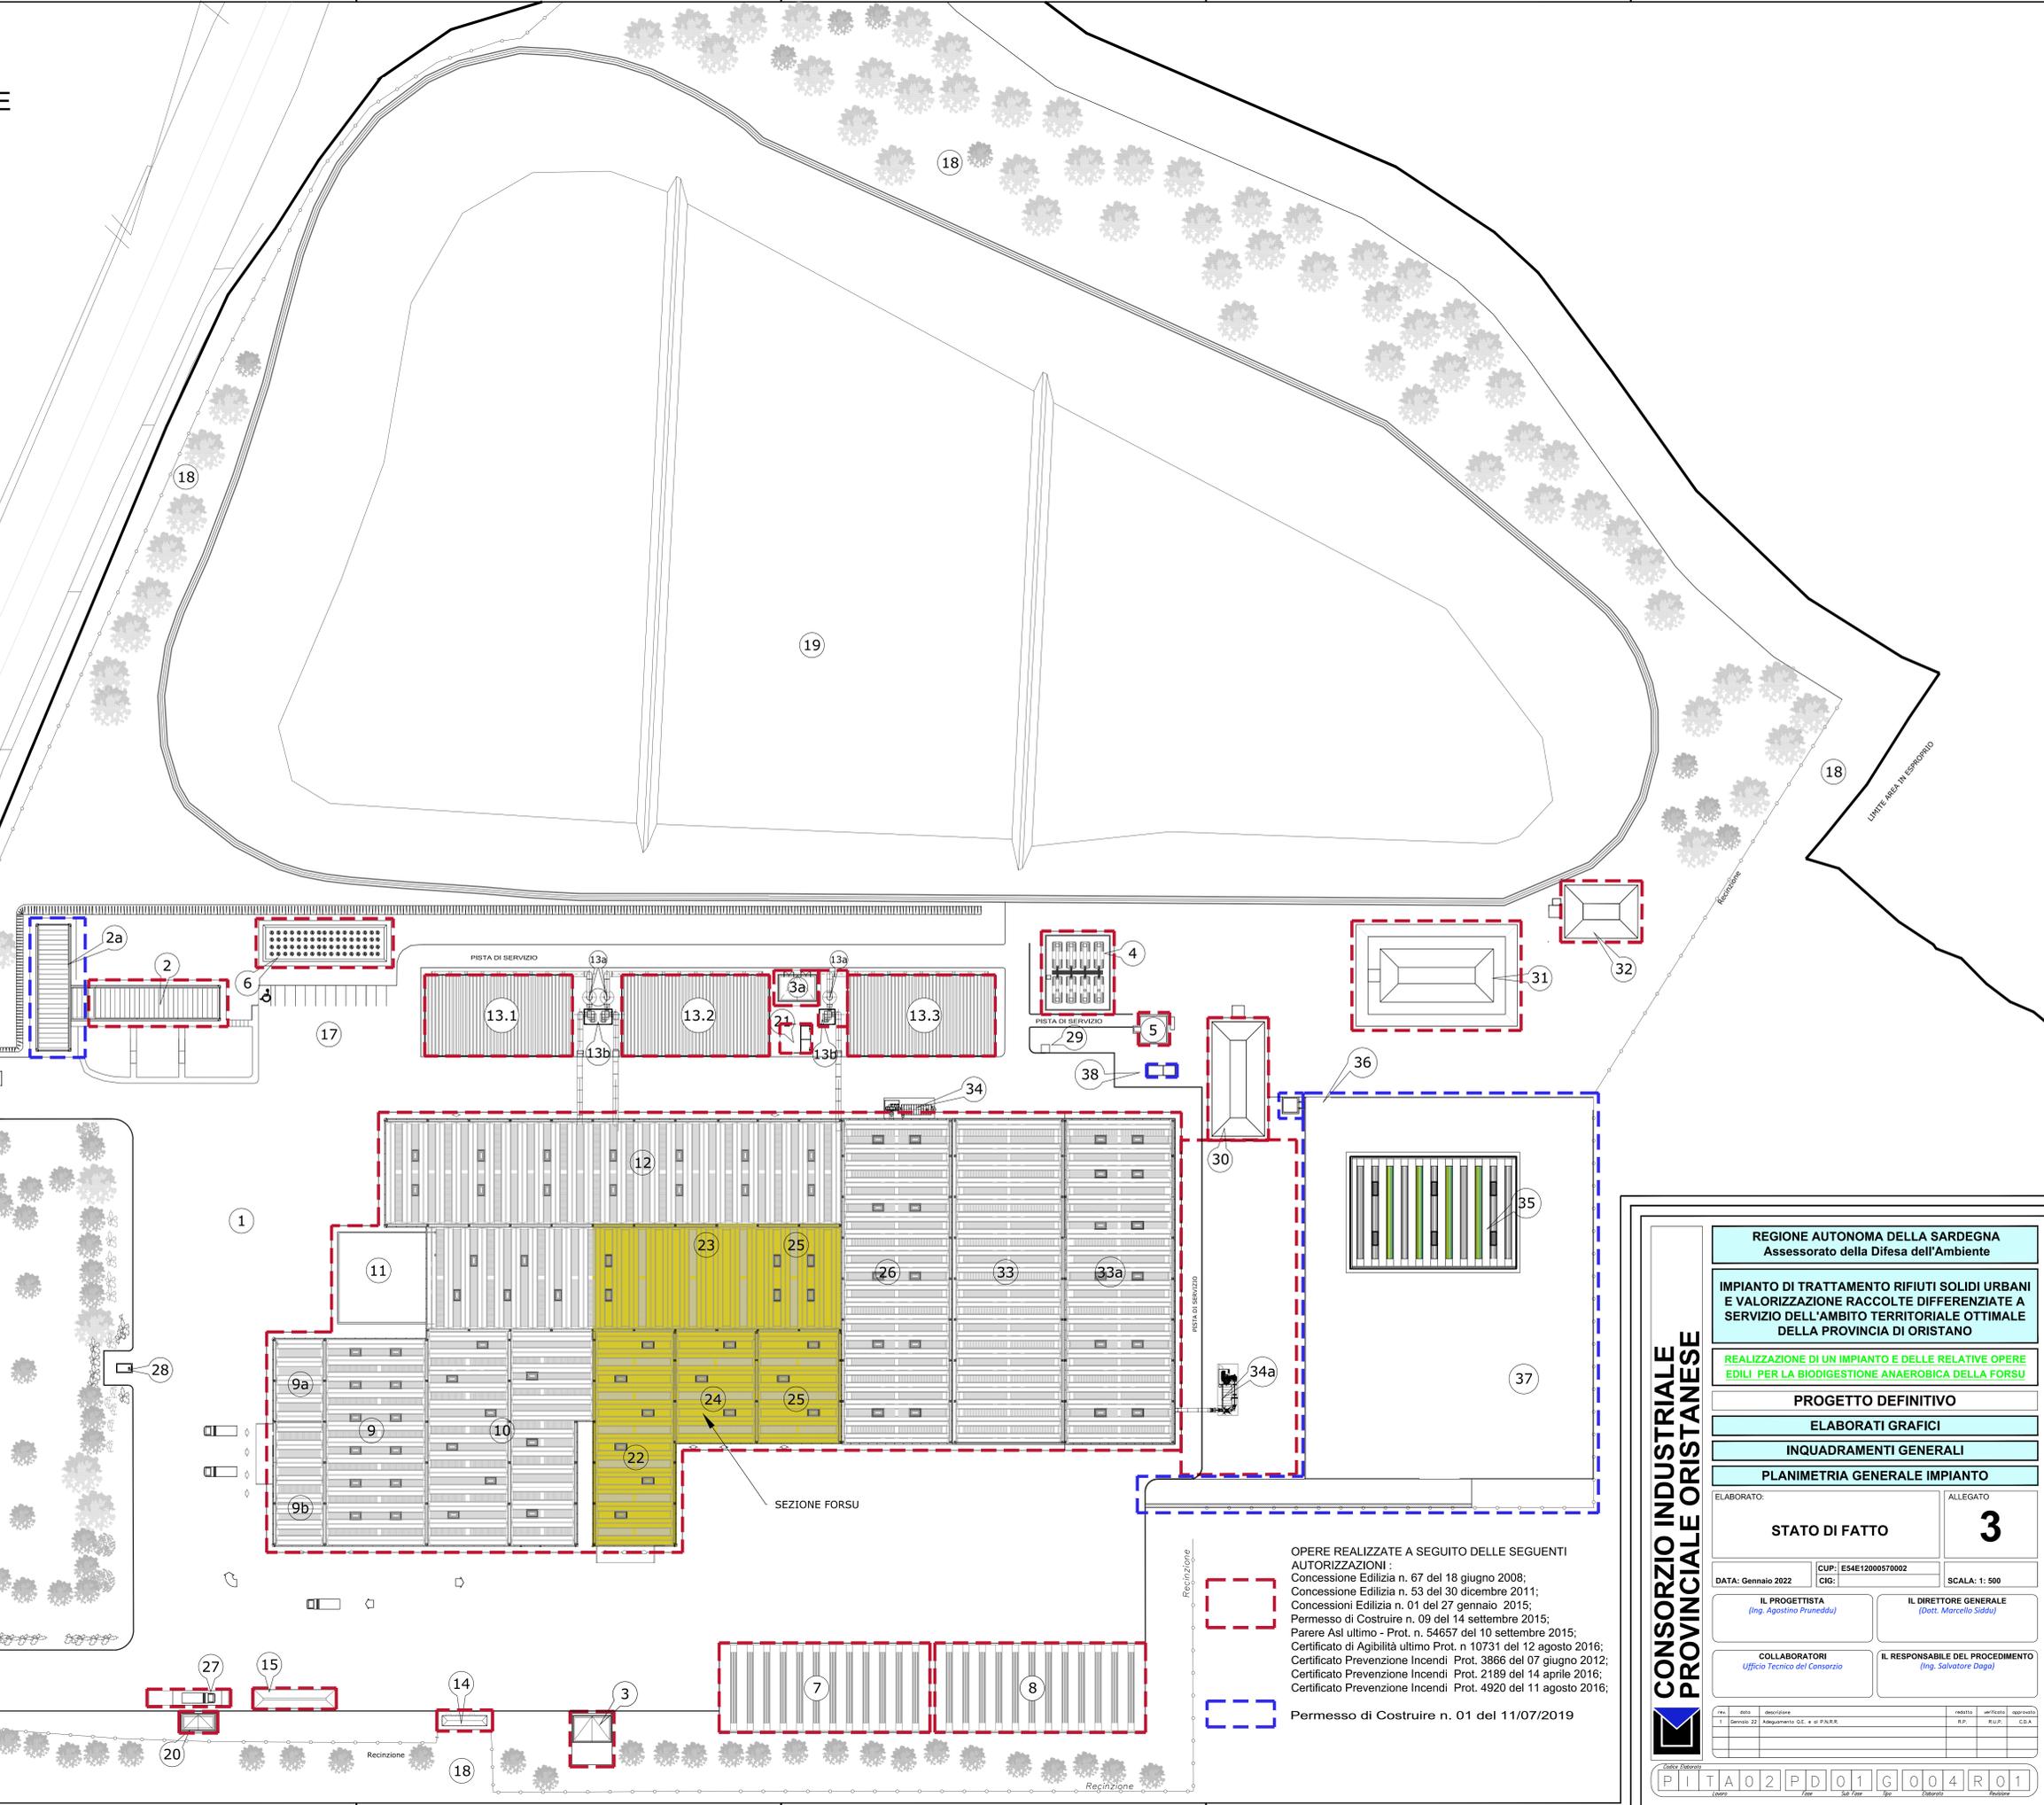

OPERE REALIZZATE A SEGUITO DELLE SEGUENTI AUTORIZZAZIONI:  
 Concessione Edilizia n. 67 del 18 giugno 2008;  
 Concessione Edilizia n. 53 del 30 dicembre 2011;  
 Concessione Edilizia n. 01 del 27 gennaio 2015;  
 Permesso di Costruire n. 09 del 14 settembre 2015;  
 Parere Asl ultimo - Prot. n. 54657 del 10 settembre 2015;  
 Certificato di Agibilità ultimo Prot. n. 10731 del 12 agosto 2016;  
 Certificato Prevenzione Incendi: Prot. 3866 del 07 giugno 2012;  
 Certificato Prevenzione Incendi: Prot. 2189 del 14 aprile 2016;  
 Certificato Prevenzione Incendi: Prot. 4920 del 11 agosto 2016;

Permesso di Costruire n. 01 del 11/07/2019

**REGIONE AUTONOMA DELLA SARDEGNA**  
Assessorato della Difesa dell'Ambiente

**IMPIANTO DI TRATTAMENTO RIFIUTI SOLIDI URBANI E VALORIZZAZIONE RACCOLTE DIFFERENZIATE A SERVIZIO DELL'AMBITO TERRITORIALE OTTIMALE DELLA PROVINCIA DI ORISTANO**

REALIZZAZIONE DI UN IMPIANTO E DELLE RELATIVE OPERE EDILI PER LA BIODIGESTIONE ANAEROBICA DELLA FORSU

**PROGETTO DEFINITIVO**

**ELABORATI GRAFICI**

**INQUADRAMENTI GENERALI**

**PLANIMETRIA GENERALE IMPIANTO**

ELABORATO:	ALLEGATO
<b>STATO DI FATTO</b>	<b>3</b>
DATA: Gennaio 2022	CUP: E54E12000570002
	SCALA: 1: 500
IL PROGETTISTA <i>(Ing. Agostino Pruneddu)</i>	IL DIRETTORE GENERALE <i>(Dott. Marcello Siddu)</i>
COLLABORATORI <i>(Ufficio Tecnico del Consorzio)</i>	IL RESPONSABILE DEL PROCEDIMENTO <i>(Ing. Salvatore Daga)</i>

nr.	data	descrizione	redatto	verificato	approvato
1	Genno 22	Adattamento G.E. a di P.A.R.R.	RP	M.P.F.	C.D.A.

P I T A 0 2 P D 0 1 G 0 0 4 R 0 1