


PLANIMETRIA GENERALE

SCALA 1:500

LEGENDA	
1	PIAZZALI PAVIMENTATI IN CONGLOMERATO BITUMINOSO
2	UFFICI
2a	AMPLIAMENTO UFFICI/LABORATORIO
3	VASCA ANTINCENDIO - SALA POMPE LOCALE COMPRESSORE (IMPIANTO)
3a	VASCA ANTINCENDIO - SALA POMPE (DISCARICA)
4	PARCO SERRATOI PERCOLATI
5	VASCA PRIMA PIOGGIA E DISOLEATORE
6	IMPIANTO DI FITODEPURAZIONE
7	AREA COPERTA DI STOCCAGGIO COMPOST E RAMAGLIE
8	AREA DI STOCCAGGIO SOVALLI, INGOMBRANTI A SPALTIMENTO, VAGLIO, RESIDUI DELL'ELIMINAZIONE DELLE SABBIE, SPAZZAMENTO STRADALE
9	RICEZIONE R.S.U.
9a	OFFICINA
9b	MAGAZZINO
10	TRATTAMENTO R.S.U.
11	BIOCELLE F.O.S./F.O.R.S.U.
12	BIOSTABILIZZAZIONE E MATURAZIONE
13	BIOFILTRI CON COPERTURA IN ACCIAIO
13a	SCRUBBER
13b	CABINA SILENTE
14	CABINA ELETTRICA PRIMARIA MT/BT
15	PIAZZOLA LAVAGGIO AUTOMEZZI
16	PARCHEGGIO DIPENDENTI
17	PARCHEGGIO OSPITI
18	FASCIA DI RISPETTO
19	DISCARICA DI SERVIZIO
20	UFFICIO PESA E SERVIZI IGIENICI
21	CABINA ELETTRICA SECONDARIA
22	RICEZIONE E TRATTAMENTO F.O.R.S.U.
23	BIOCELLE F.O.R.S.U.
24	STOCCAGGIO RAMAGLIE
25	MATURAZIONE E STOCCAGGIO COMPOST DI QUALITÀ
26	SELEZIONE MANUALE R.D.
27	PESA
28	DISTRIBUTORE DIESEL TANK ONCOLOGATO R.L. - 9.000 litri
29	CENTRALINA METEOCLIMATICA
30	VASCA DI STOCCAGGIO ACQUE INDUSTRIALI
31	VASCA DI STOCCAGGIO ACQUE METEORICHE
32	VASCA DI STOCCAGGIO ACQUE DI RUSCELLAMENTO DISCARICA
33	PIAZZALE COPERTO PER DEPOSITO TEMPORANEO
33a	CAPANNONE PER DEPOSITO TEMPORANEO
34	IMPIANTO DI DEPULVERIZZAZIONE
34a	IMPIANTO DI DEPULVERIZZAZIONE COMPOST MATURO
35	CAPANNONE INSCACCHIAMENTO COMPOST MATURO
36	VASCA RACCOLTA ACQUA PIAZZALE
37	PIAZZALE DEPOSITO COMPOST
38	CABINA ELETTRICA
39	EDIFICI IN PROGETTO
40	BIODIGESTORE IN PROGETTO
41	COGENERATORE IN PROGETTO

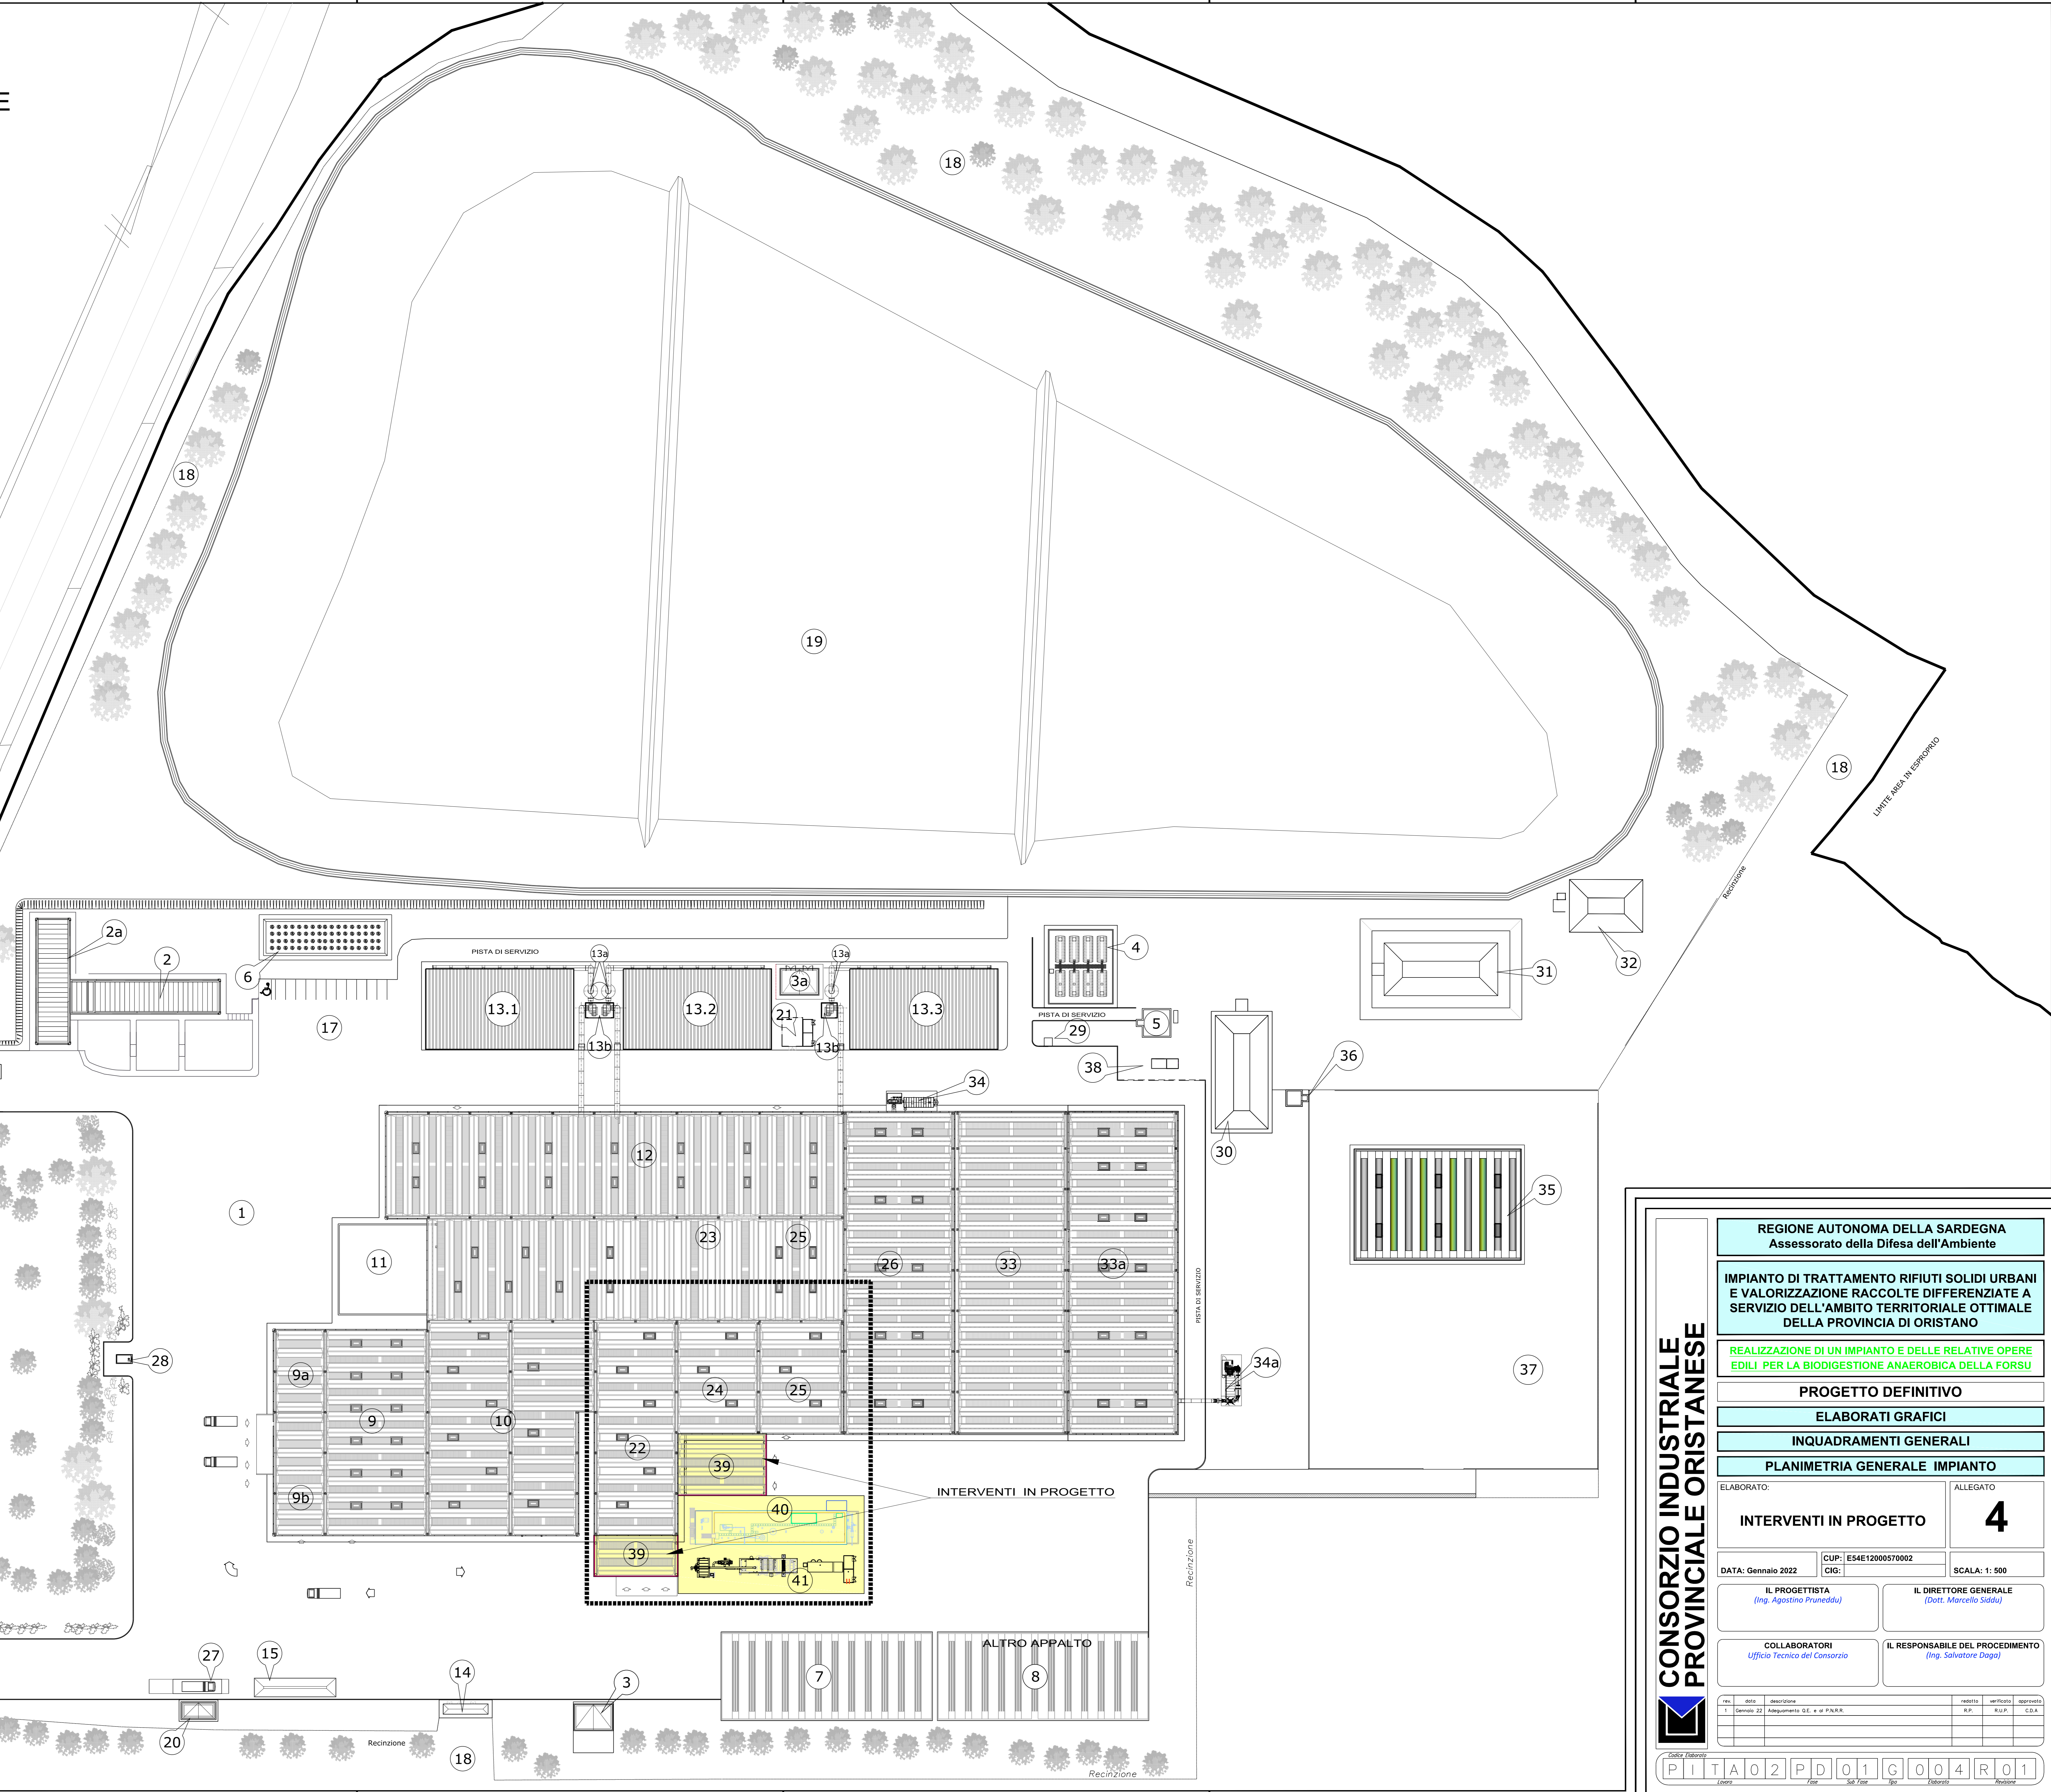

REGIONE AUTONOMA DELLA SARDEGNA
Assessorato della Difesa dell'Ambiente

IMPIANTO DI TRATTAMENTO RIFIUTI SOLIDI URBANI E VALORIZZAZIONE RACCOLTE DIFFERENZIATE A SERVIZIO DELL'AMBITO TERRITORIALE OTTIMALE DELLA PROVINCIA DI ORISTANO

REALIZZAZIONE DI UN IMPIANTO E DELLE RELATIVE OPERE EDILI PER LA BIODIGESTIONE ANAEROBICA DELLA FORSU

PROGETTO DEFINITIVO

ELABORATI GRAFICI

INQUADRAMENTI GENERALI

PLANIMETRIA GENERALE IMPIANTO

ELABORATO:		ALLEGATO	
INTERVENTI IN PROGETTO		4	
DATA: Gennaio 2022	CUP: E54E12000570002	CGI:	SCALA: 1: 500
IL PROGETTISTA <i>(Ing. Agostino Pruneddu)</i>		IL DIRETTORE GENERALE <i>(Dott. Marcello Siddu)</i>	
COLLABORATORI <i>Ufficio Tecnico del Consorzio</i>		IL RESPONSABILE DEL PROCEDIMENTO <i>(Ing. Salvatore Daga)</i>	

CONSORZIO INDUSTRIALE
PROVINCIALE ORISTANESE

rev.	data	descrizione	redatto	verificato	approvato
1	Gennaio 22	Adattamento G.E. e al P.A.R.M.	R.P.	M.U.P.	C.D.A.

P I T A 0 2 P D 0 1 G 0 0 4 R 0 1